


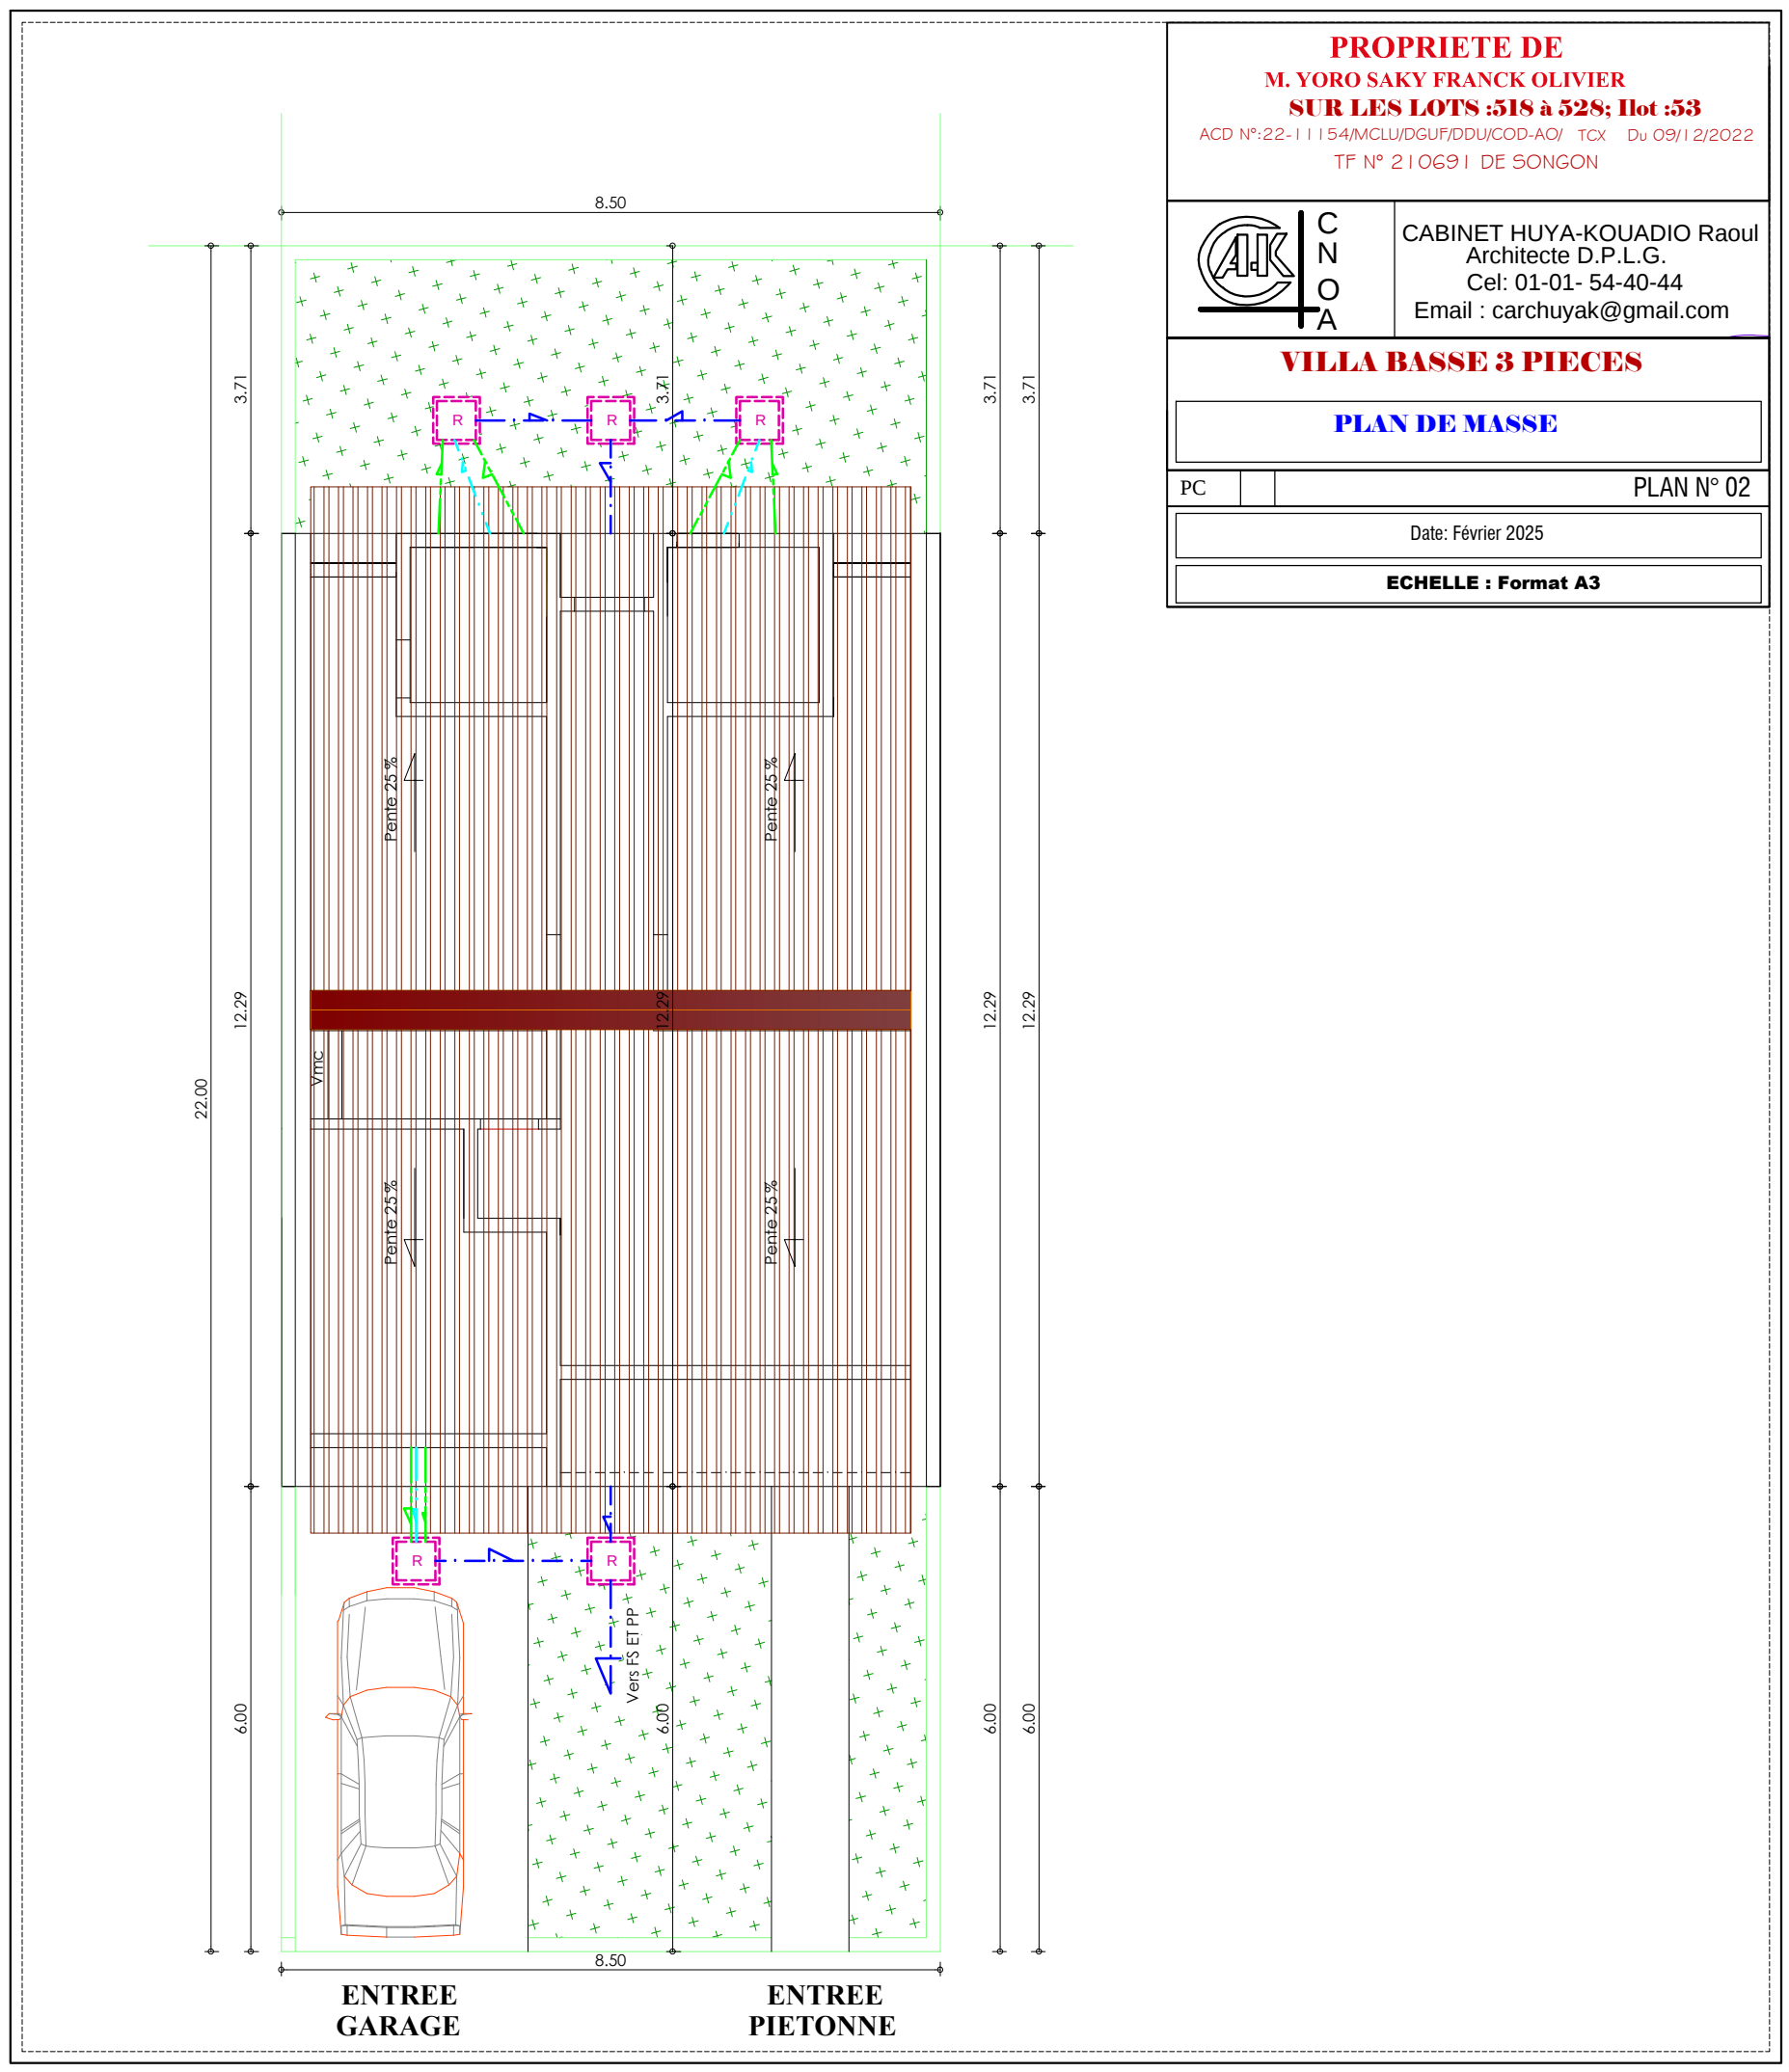

ACD Nº:22-11154/MCLU/DGUF/DDU/COD-AO/ TCX Du 09/12/2022
TF Nº 210691 DE SONGON



CABINET HUYA-KOUADIO Raoul
Architecte D.P.L.G.
Cel: 01-01- 54-40-44
Email : carchuyak@gmail.com


PLAN DE MASSE

PC

PLAN N° 02

Date: Février 2025

ECHELLE : Format A3

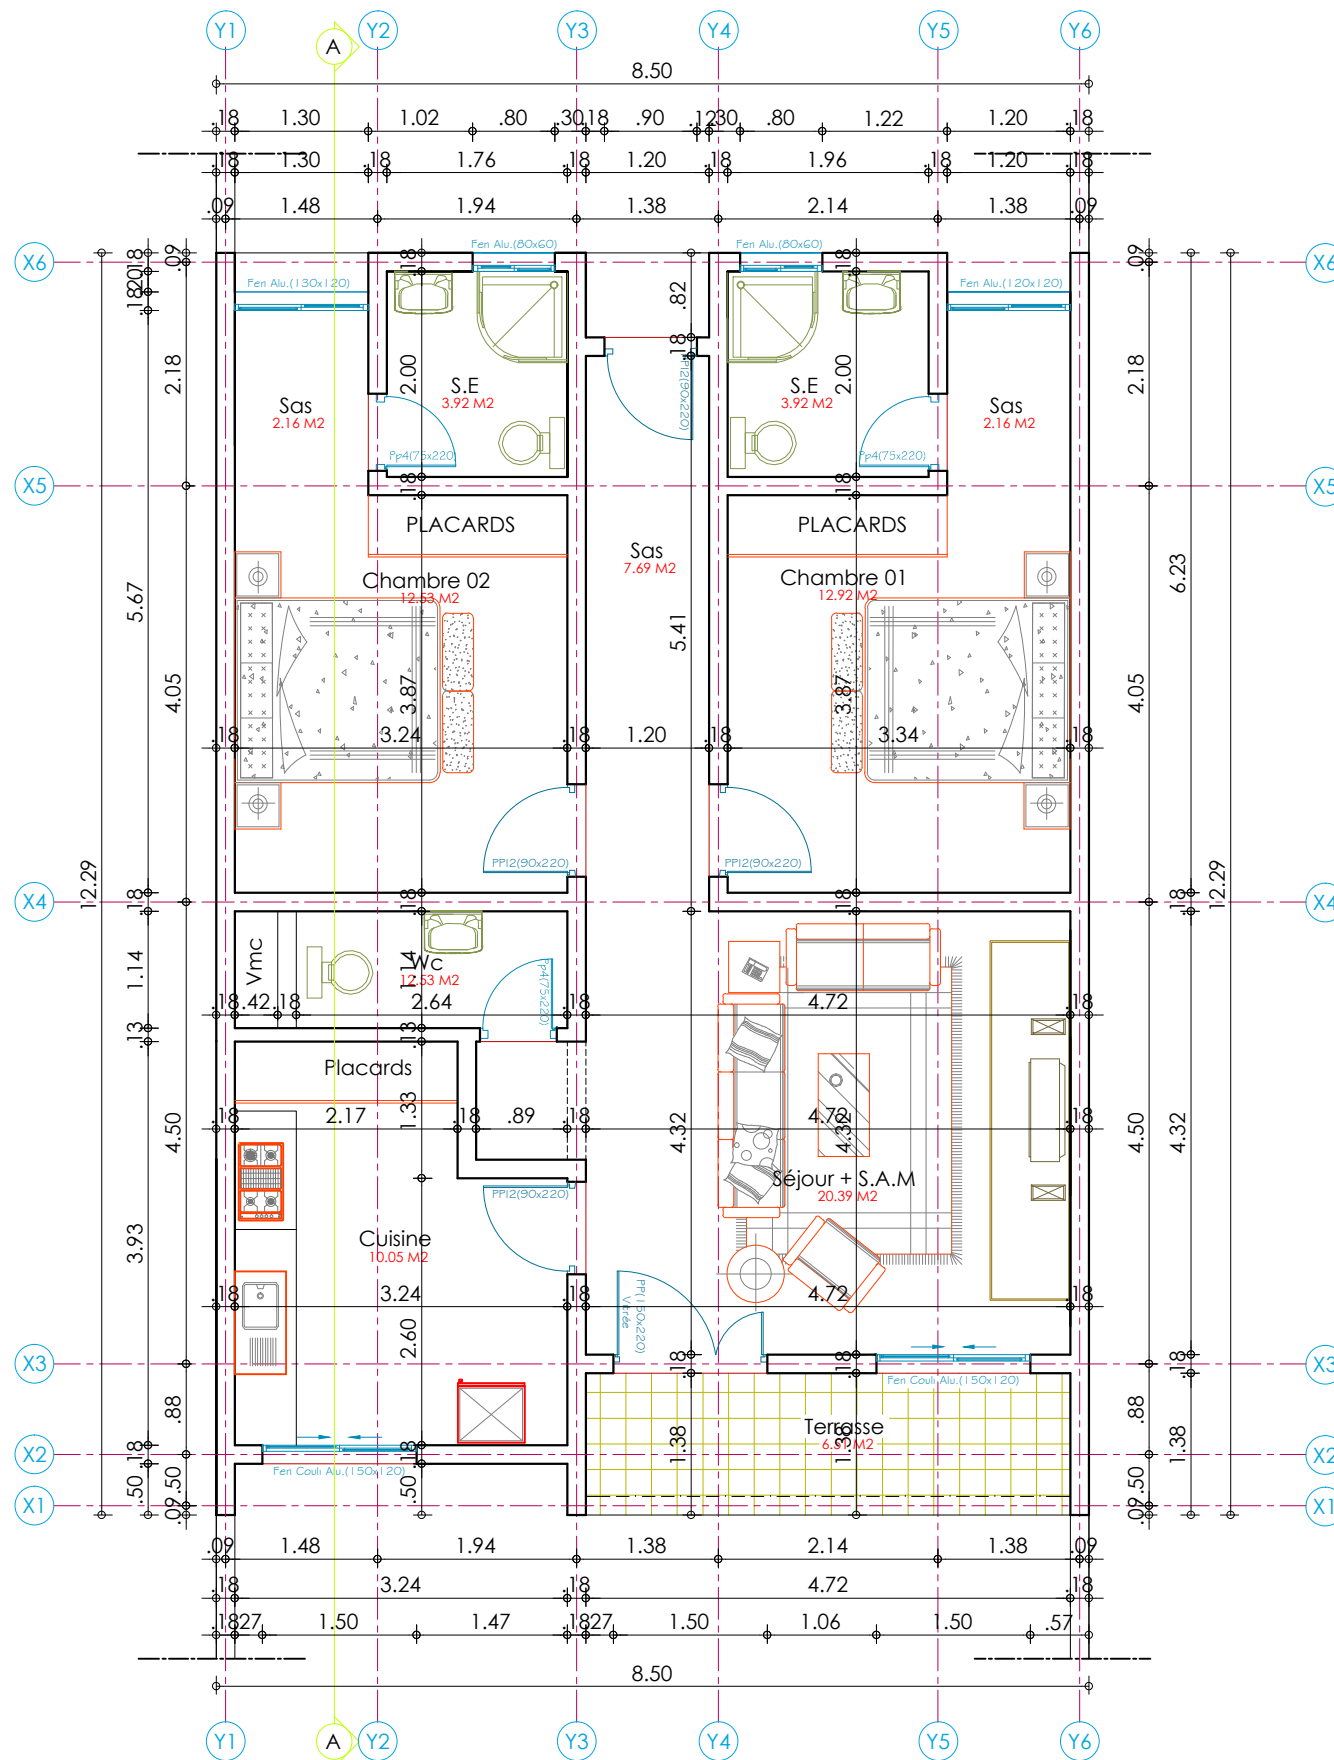

PROPRIETE DE
M. YORO SAKY FRANCK OLIVIER
SUR LES LOTS :518 à 528; Ilot :53
ACD N°:22-11154/MCLU/DGUF/DDU/COD-AO/ TCX Du 09/12/2022
TF N° 210691 DE SONGON

CABINET HUYA-KOUADIO Raoul
Architecte D.P.L.G.
Cel: 01-01- 54-40-44
Email : carchuyak@gmail.com

VILLA BASSE 3 PIECES

VUE EN PLAN

PC

PLAN N° 03

Date: Février 2025

ECHELLE : Format A3

Désignation des locaux	Surfaces
Séjour + Salle à manger	20.39
Degagement	7.69
Terrasse entrée	6.51
Cuisine	10.05
Chambre 01	12.92
Sas	2.16
Salle d'eau	3.92
Chambre 02	12.53
Sas	2.16
Salle d'eau	3.92
Surfaces utiles	82.25 M2

SURFACE TERRAIN
08 X 22 = 176 m2

ACD N°:22-11154/MCLU/DGUF/DDU/COD-AO/ TCX Du 09/12/2022
TF N° 210691 DE SONGON





VUE EN PLAN DE LA TOITURE

PLAN N° 04

Date: Février 2025

ECHELLE : Format A3

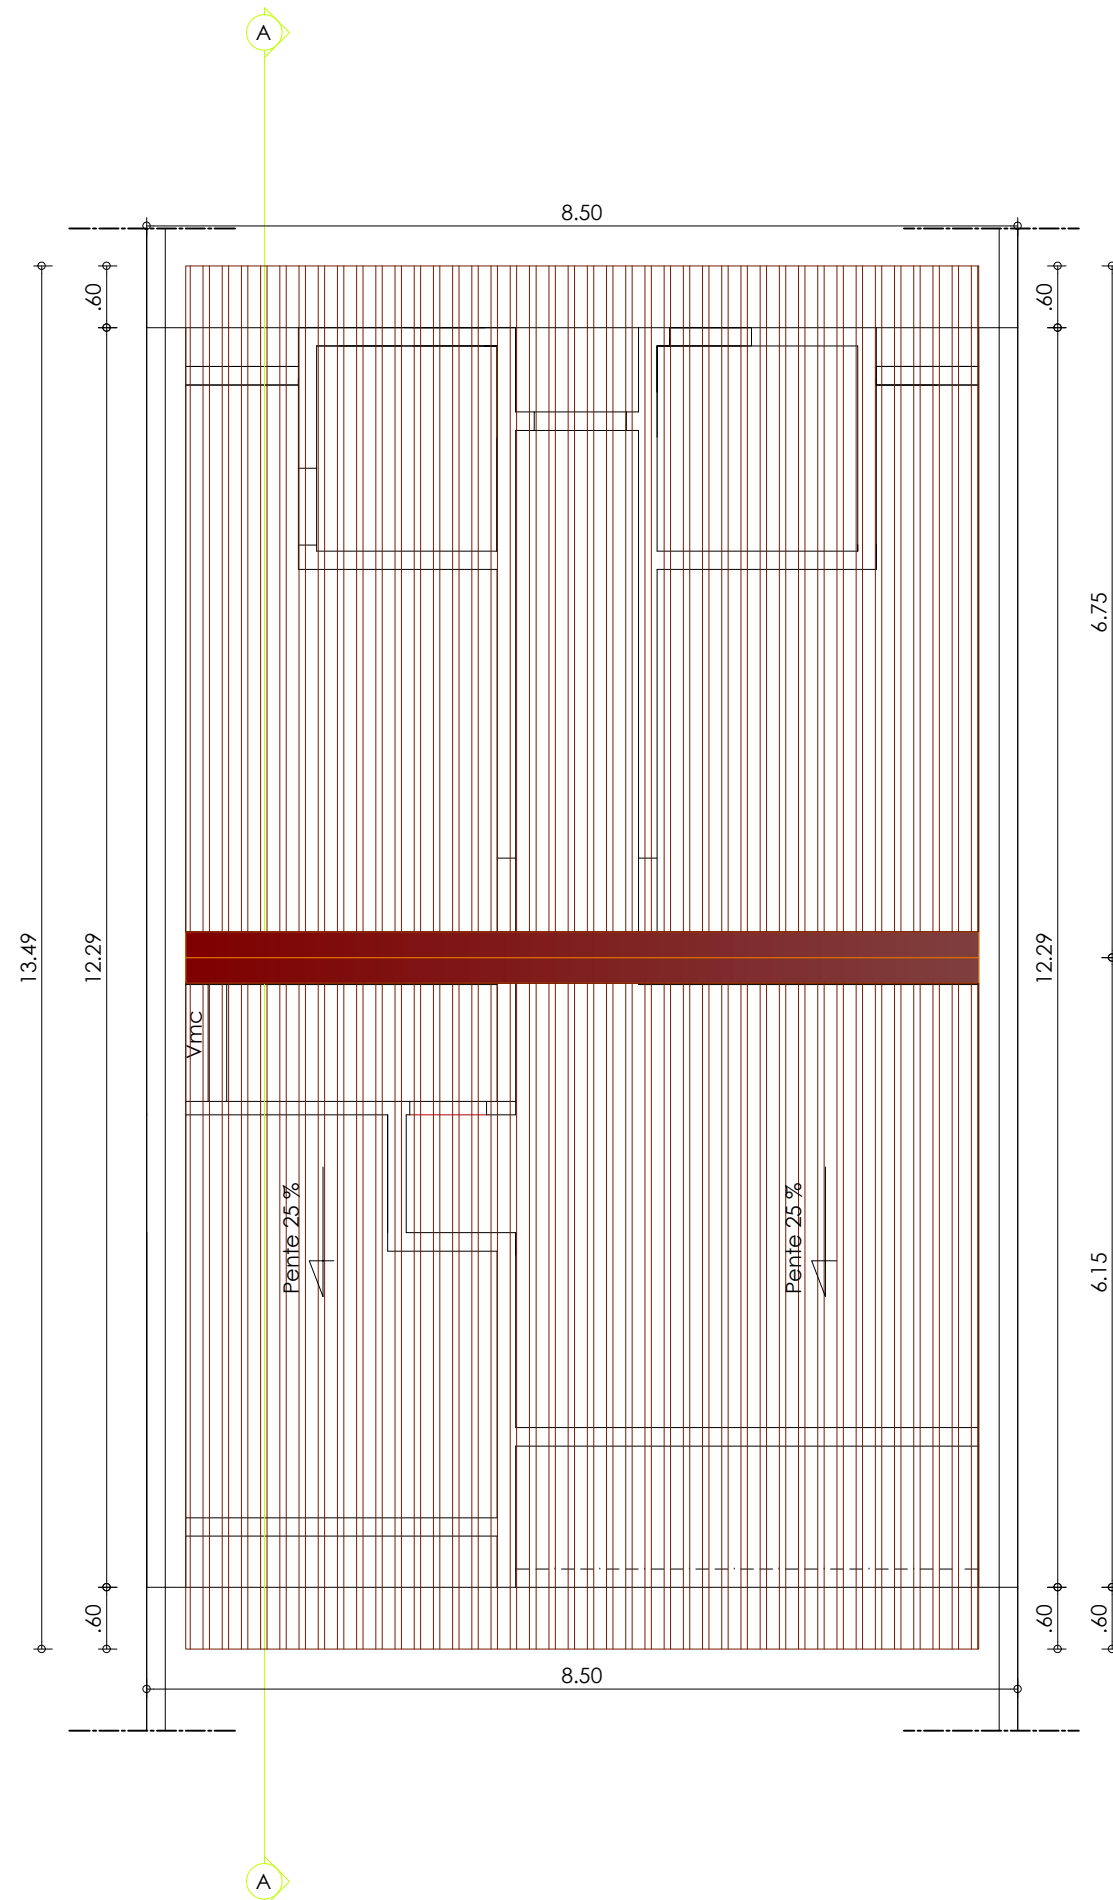

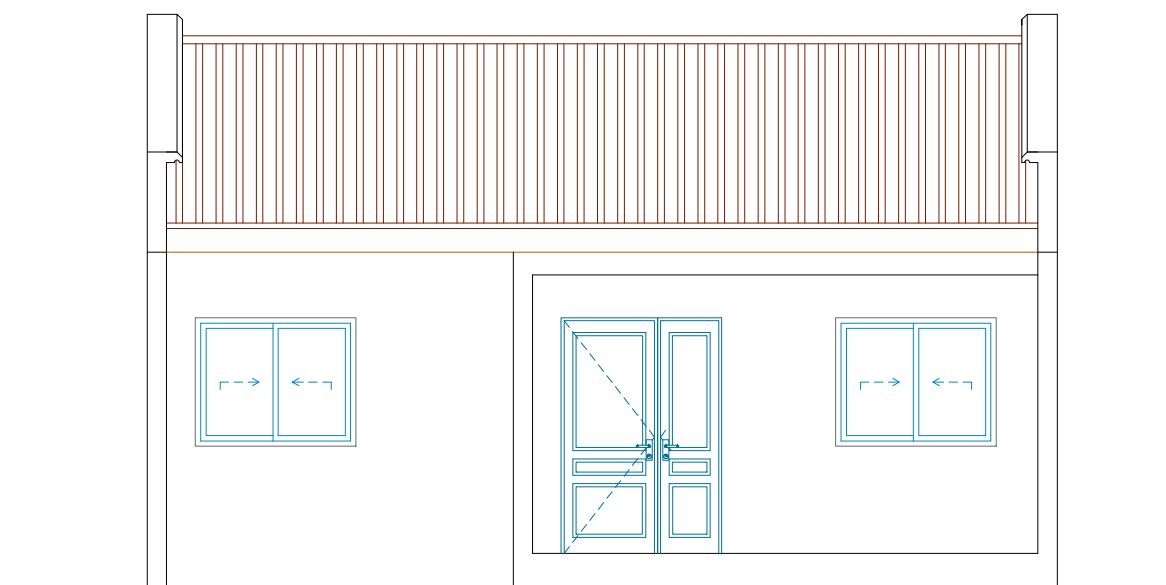

Façade Principale

PROPRIETE DE

M. YORO SAKY FRANCK OLIVIER

SUR LES LOTS :518 à 528; Ilot :53

ACD N°:22-11154/MCLU/DGUF/DDU/COD-AO/ TCX Du 09/12/2022

TF N° 210691 DE SONGON



CABINET HUYA-KOUADIO Raoul
Architecte D.P.L.G.

Cel: 01-01- 54-40-44

Email : carchuyak@gmail.com

VILLA BASSE 3 PIECES


COUPE AA / Façade Principale

PC


PLAN N° 05

Date: Février 2025


ECHELLE : Format A3

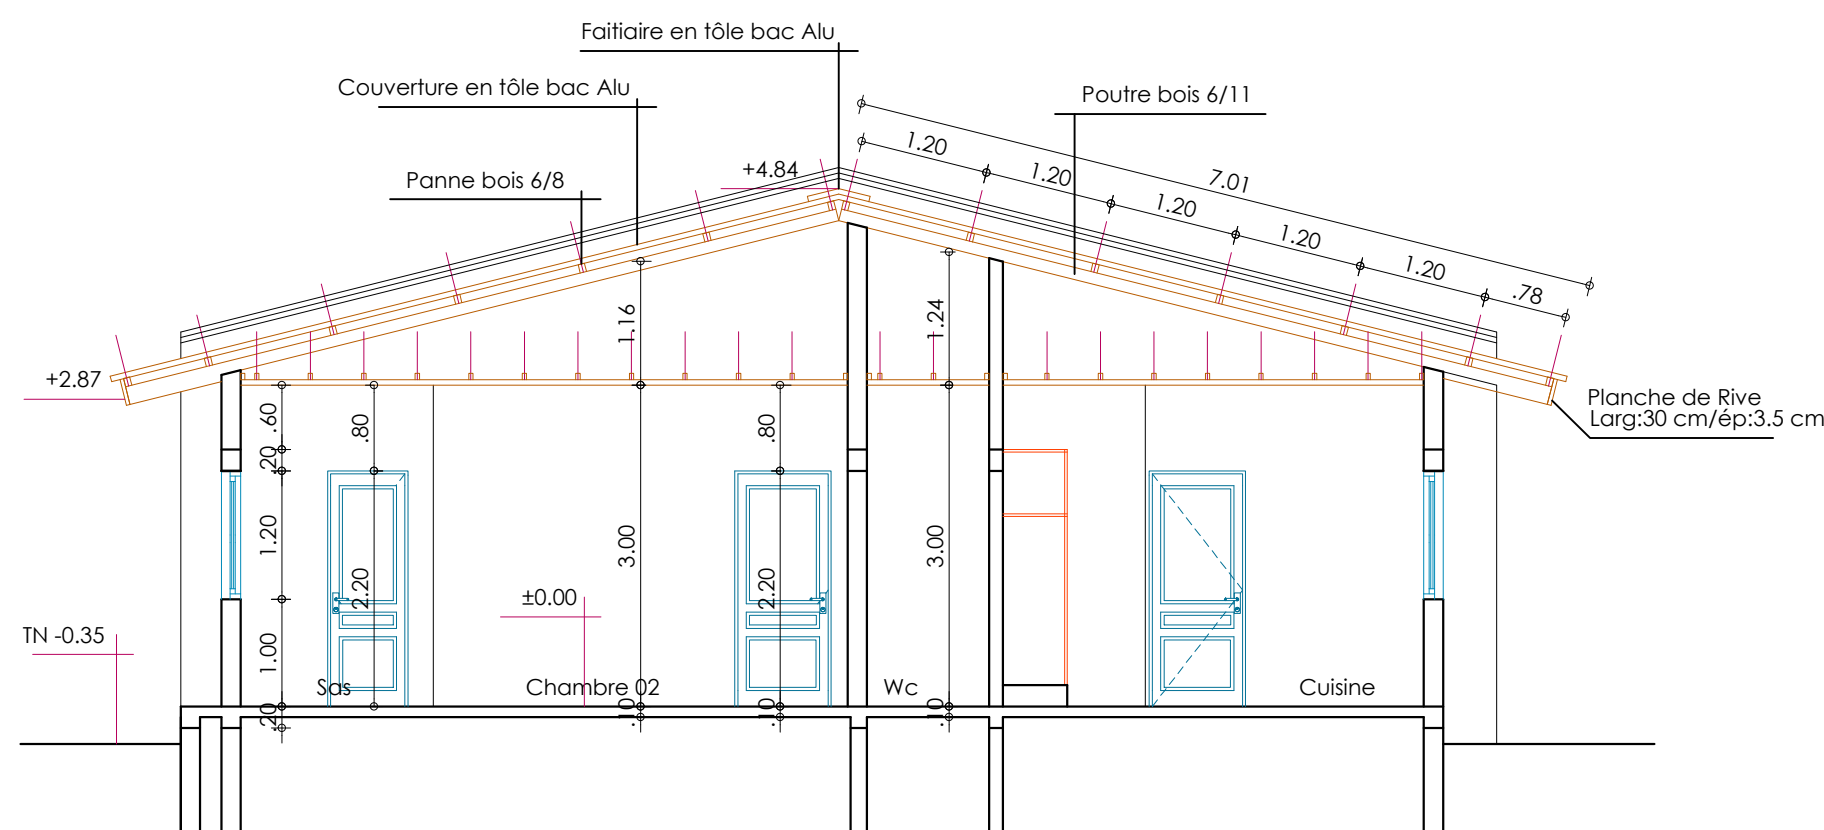

COUPE AA

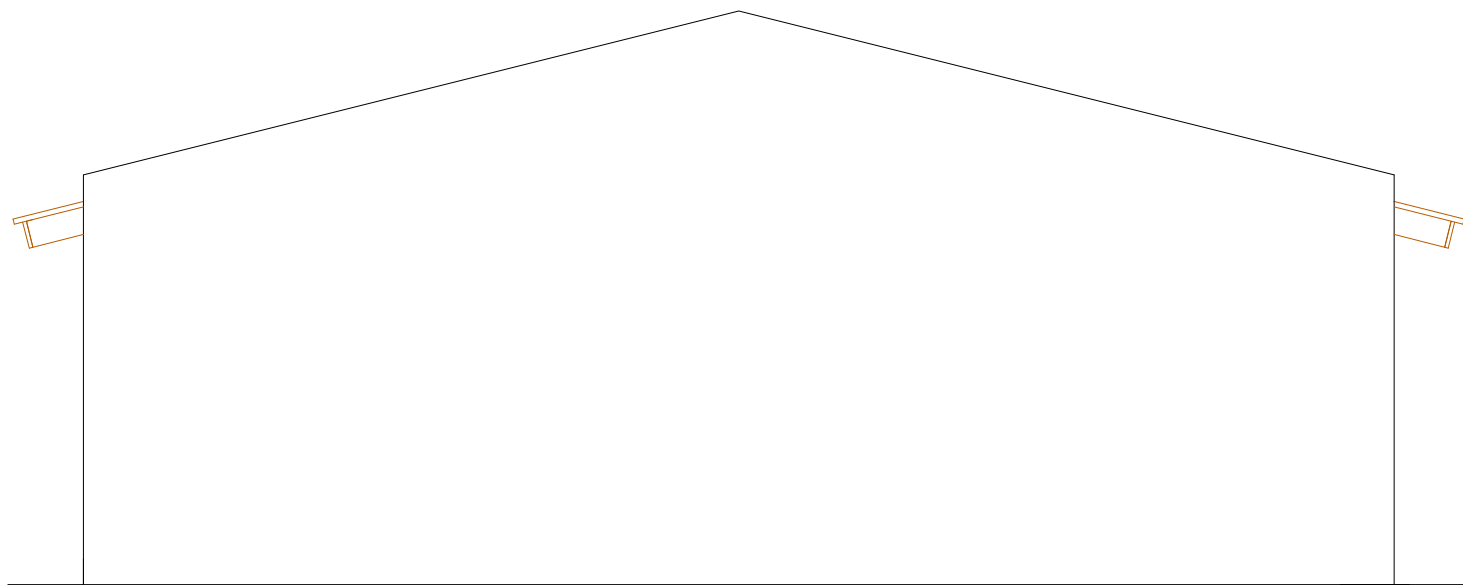

Façade Gauche

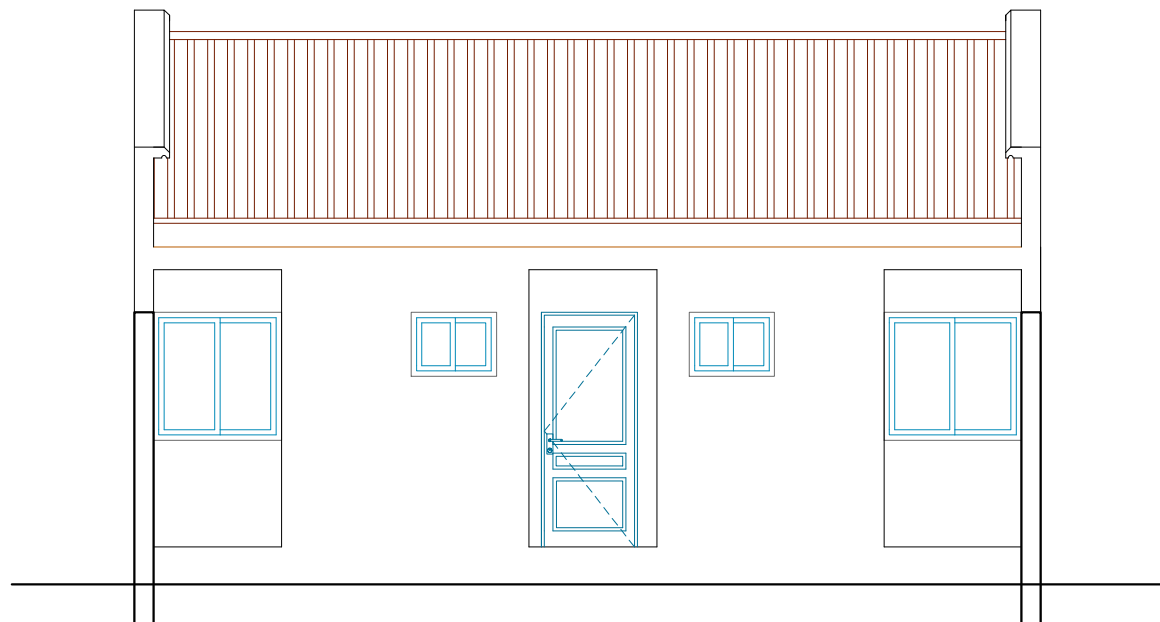

Façade Arrière

PROPRIETE DE

M. YORO SAKY FRANCK OLIVIER

SUR LES LOTS :518 à 528; Ilot :53

ACD N°:22-11154/MCLU/DGUF/DDU/COD-AO/ TCX Du 09/12/2022

TF N° 210691 DE SONGON



CABINET HUYA-KOUADIO Raoul
Architecte D.P.L.G.

Cel: 01-01- 54-40-44

Email : carchuyak@gmail.com

VILLA BASSE 3 PIECES

Façade Gauche / Façade Arrière

PC

PLAN N° 06

Date: Février 2025

ECHELLE : Format A3

PROPRIETE DE

M. YORO SAKY FRANCK OLIVIER

SUR LES LOTS :518 à 528; Ilot :53

ACD N°:22-11154/MCLU/DGUF/DDU/COD-AO/ TCX Du 09/12/2022

TF N° 210691 DE SONGON

AK

CNOA

CABINET HUYA-KOUADIO Raoul

Architecte D.P.L.G.

Cel: 01-01- 54-40-44

Email : carchuyak@gmail.com

VILLA BASSE 3 PIECES

VUE EN PLAN ASSAINISSEMENT

PC

PLAN N° 07

Date: Février 2025

ECHELLE : Format A3

Assainissement

EU

Eaux Usées

EV

Eaux Vannes

EU+EV

Eaux Usées+Eaux Vannes

EP

Eaux Pluviales

R

Regard de visite(60x60)

R

Regard de visite(80x80)

R

Regard à Grille Eaux Pluviales (40x60)

Puit filtrant EP

REPUBLIQUE DE CÔTE D'IVOIRE


UNION DISCIPLINE TRAVAIL

MINISTRERE DE LA CONSTRUCTION
DU LOGEMENT DE L'ASSAINISSEMENT
ET DE L'URBANISME
M . C . L . A . U

ASSAINISSEMENT INDIVIDUEL
PLAN DE FOSSE SEPTIQUE 15 USAGES

MODELE TYPE CONFORME
A LA REGLEMENTATION EN VIGUEUR
DIRECTION DE L'ASSAINISSEMENT D.A.
Echelle 1 / 75

FOSSE SEPTIQUE ET PUIITS PERDU
DE 15 USAGES

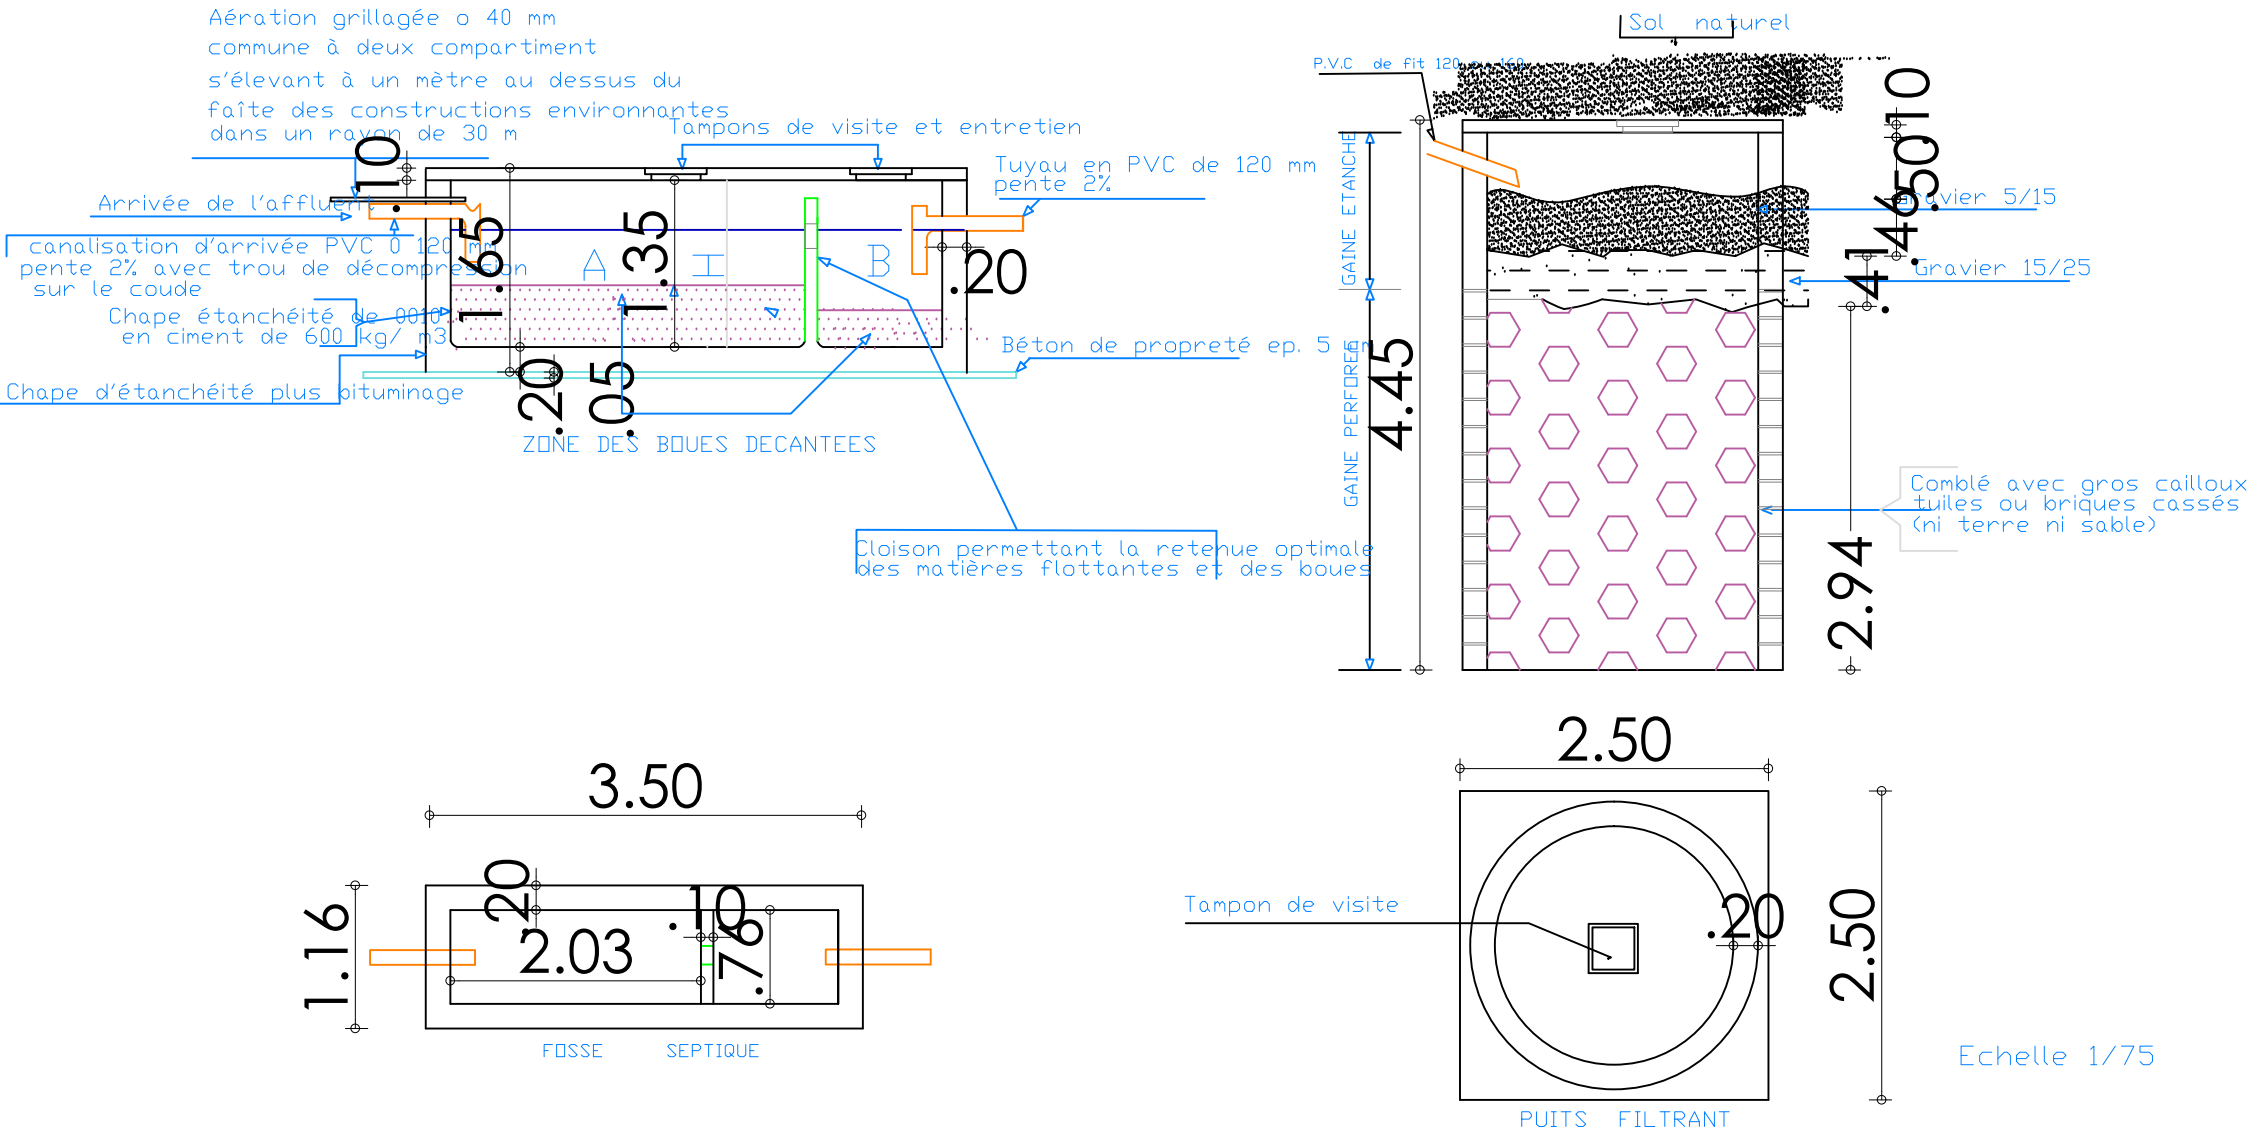

PROPRIETE DE
M. YORO SAKY FRANCK OLIVIER
SUR LES LOTS :518 à 528; Plot :53

ACD N°:22-11154/MCLU/DGUF/DDU/COD-AO/ TCX Du 09/12/2022
TF N° 210691 DE SONGON



CABINET HUYA-KOUADIO Raoul
Architecte D.P.L.G.
Cel: 01-01- 54-40-44
Email : carchuyak@gmail.com

VILLA BASSE 3 PIECES


VUE EN PLAN ELECTRICITE

PC

PLAN N° 08

Date: Février 2025

ECHELLE : Format A3

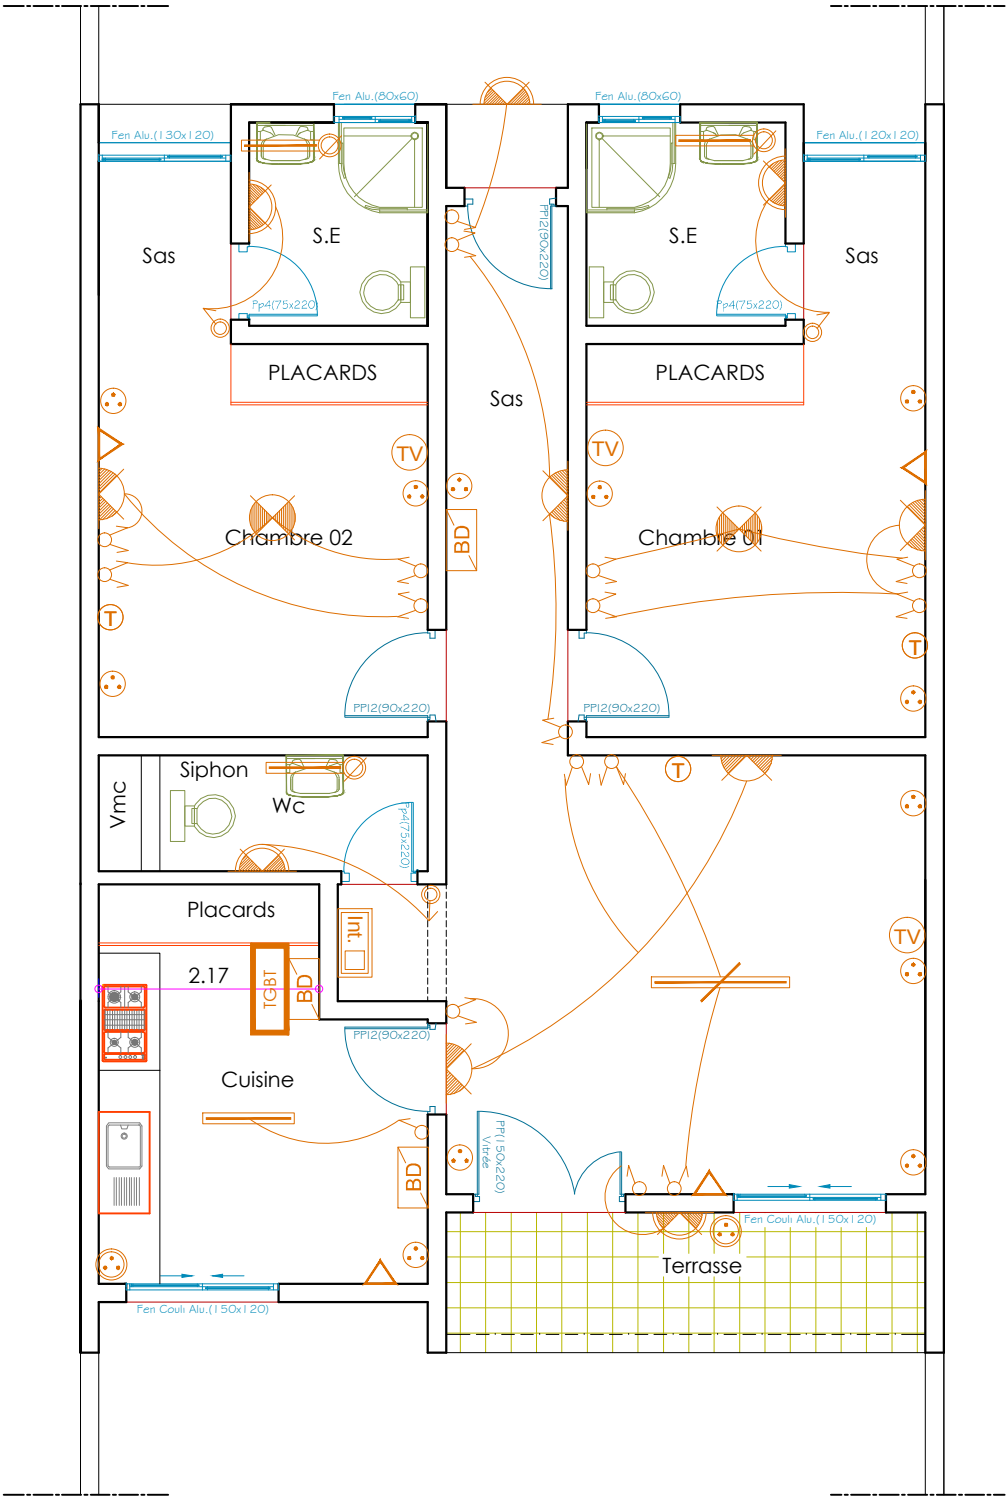

Electricité

- interrupteur simple allumage
- interrupteur simple allumage étanche
- interrupteur va et vient
- interrupteur va et vient étanche
- Prise de courant 2p+t 10/A mural encastrée
- Prise de courant 2p+t 10/A mural encastrée étanche
- Minuterie ou detecteur de Mouvement
- Prise de téléphone
- Prise de télévision
- Boîte de dérivation
- Boîte de dérivation étanche
- Interphone avec vidéo surveillance
- Plafonnier
- Plafonnier Etanche
- Applique murale
- Applique murale étanche
- Split système
- Dismatic
- Luminaire fluo mono 120
- Luminaire fluo mono 120 étanche
- Luminaire fluo mono 60
- Luminaire fluo mono 60 étanche
- Reglette sanitaire étanche classe 2
- Tableau général de Basse Tension